


PIANTA

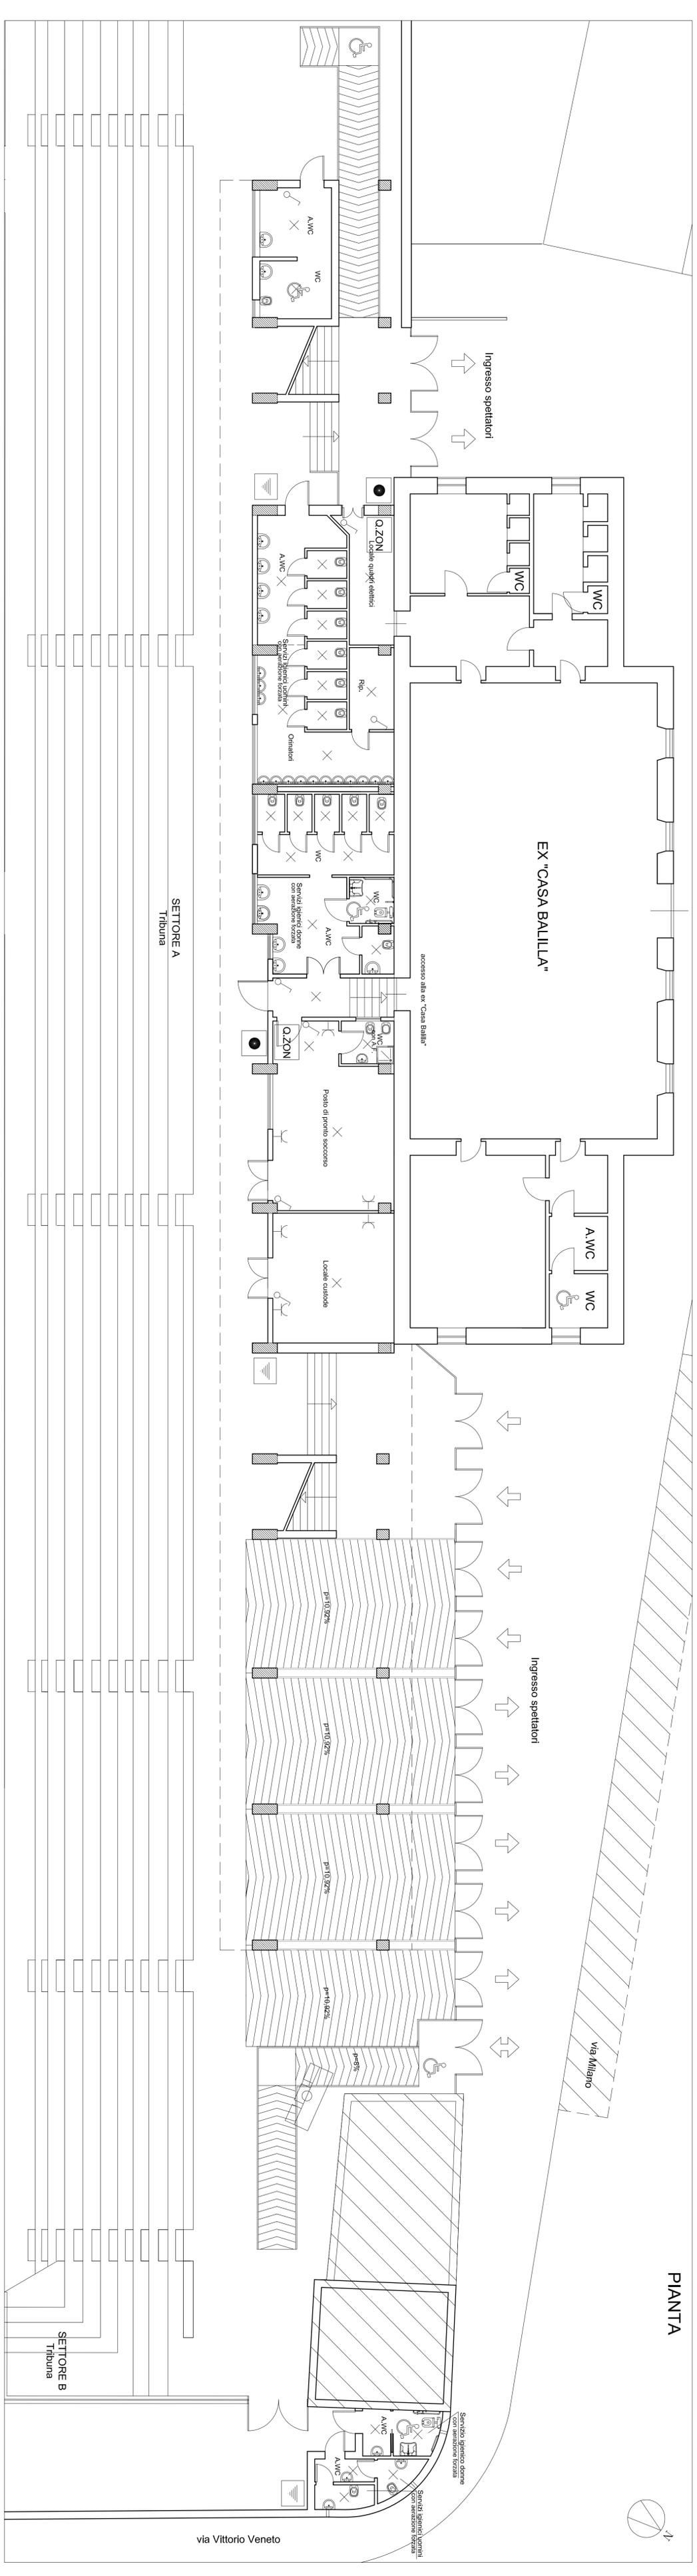

via Vittorio Veneto



CITTÀ DI CANICATTÌ
 Libero Consorzio Comunale di Agrigento
 DIREZIONE III - P.O. n. 5
 "Servizi tecnici territoriali, Sviluppo economico e Programmazione"

LAVORI PER LA MESSA A NORMA, RISTRUTTURAZIONE E COLLOCAZIONE
 ERBA SINTETICA STADIO CARLOTTA BORDONARO

CUP: H52E17000070001
PROGETTO ESECUTIVO
PRIMO STRALCIO

TAV. 5.3	ELABORATO	SCALA 1/100
IMPIANTO ELETTRICO		
Corpo Servizi di supporto zona spettatori		

CITTÀ DI CANICATTÌ
 UFFICIO TECNICO

Parere tecnico n° 4 del 2020
 Vista di soprano parere favorevole all'approvazione n° 11
 PROGETTO ai sensi dell'art. 5 della L. n. 11
 e dell'art. 24 della L. n. 86 del 28/02/2001 art. 17
 1864/2016 n. 50 e successive **1095/2020**
 l'importo complessivo di € 11.000.000,00
 Camera n° 110 del 7/10/2020

Progettista:
 Ing. Gioacchino Meli

R.U.P.:
 Geom. Antonio La Vecchia

Collaborazione:
 Geom. Giuseppe Chiofalo
 Geom. Diego Sclafano

13 DIC 2019